


Bâtiment C - Niveau 0

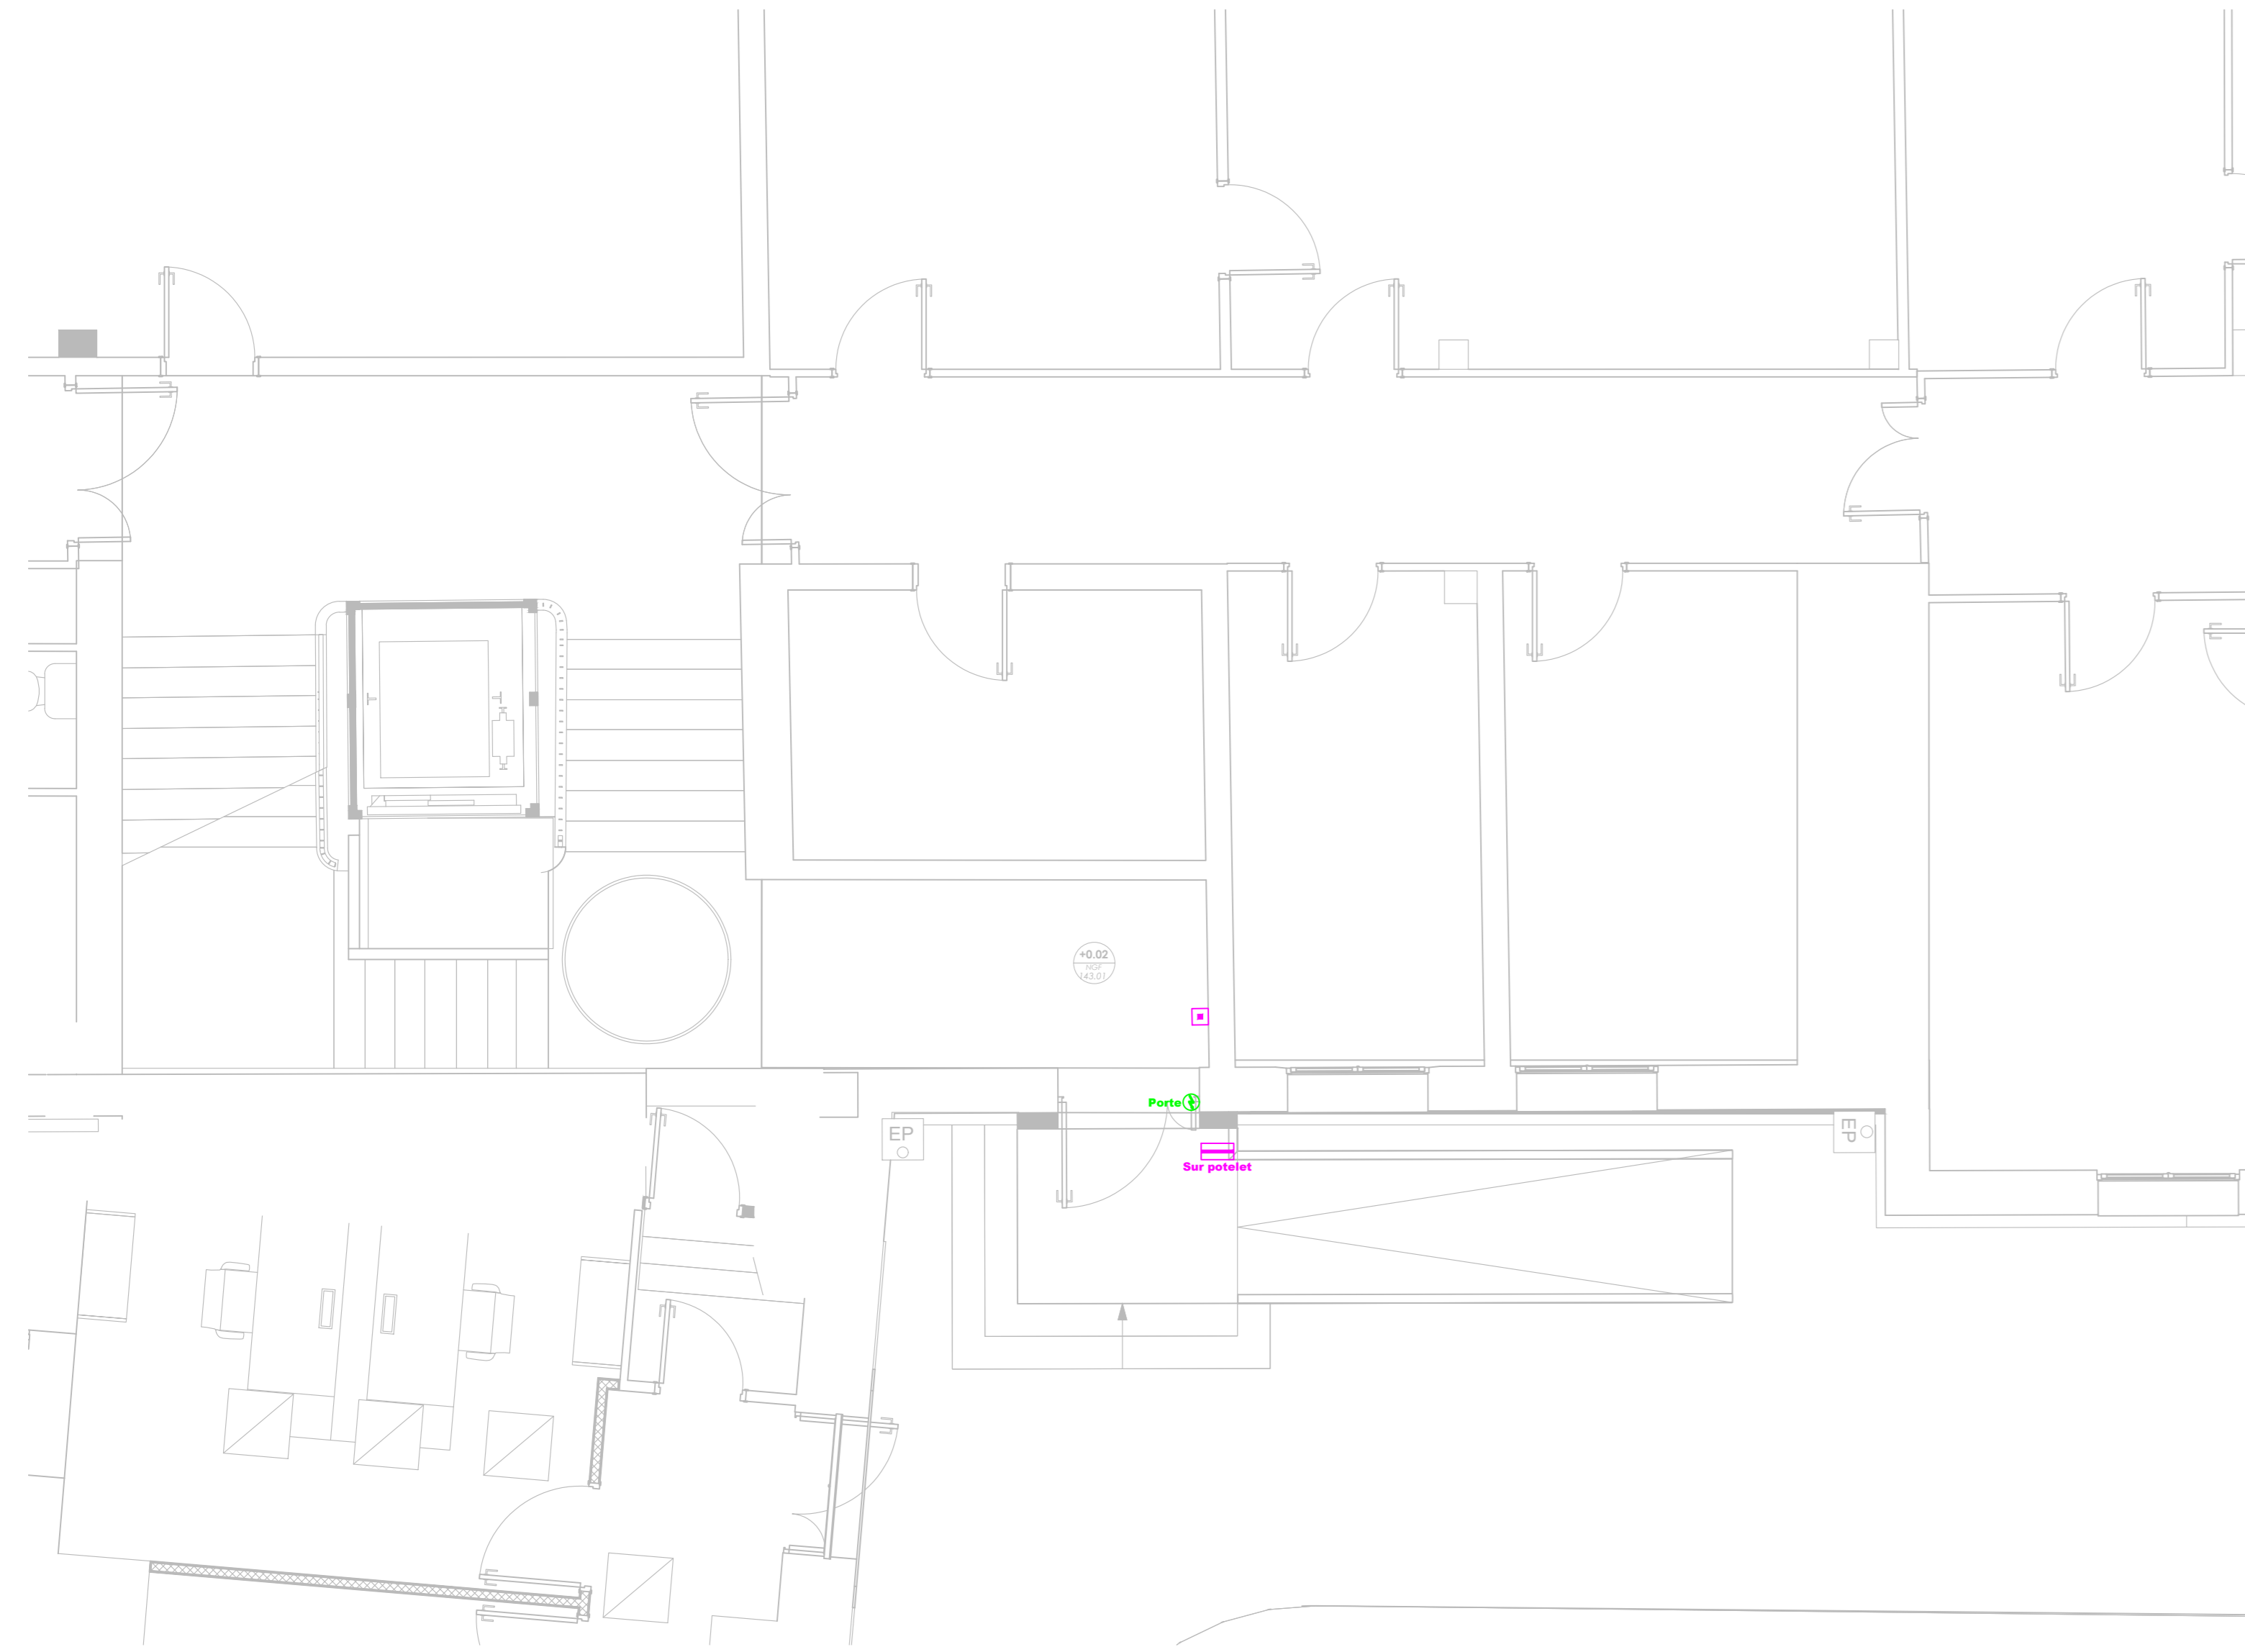

Bâtiment C - Niveau 1



Bâtiment C - Niveau RDJ



LEGENDE		
	Type AE01	Encastré LED 60x60cm
	Type AE02	Plafonnier LED
	Type AE03	Spot encastré LED
	Type AE04	Applicque décorative LED
		Bouton poussoir encastré
		Détecteur de mouvement infrarouge
		Détecteur de présence et de luminosité
		Prise de courant 2x10/16A+T encastrée
		Prise de courant 2x10/16A+T étanche
		Alimentation électrique courants forts CVC
		Prise RJ45
		Platine d'appel EAS
		Plinthe goutte PVC 3 compartiments
		Remontée de plinthe vers plenum
		Poste comprenant 3 PC normales blanches + 1 RJ45
		Bouton poussoir d'ouverture de porte
		Lecteur de badges controle d'accès
		Diffuseur lumineux
		Détecteur optique
		Déclencheur manuel
		Bloc d'éclairage de sécurité - Baisage 45 LUMENS
		Bloc d'éclairage d'ambiance - 360 LUMENS
LEGENDE EXISTANT A CONSERVER		
		Prise de courant 2x10/16A+T encastrée
		Prise RJ45
		Poste comprenant 3 PC normales blanches + 1 RJ45
		Poste comprenant 3 PC normales blanches + 2 RJ45
		Boîtier de sol comprenant 3 PC + 3 RJ45
		Boîtier vert ouverture de porte
		Déclencheur manuel
		Détecteur optique
		Indicateur d'action
		Centrale SSI
		Diffuseur sonore 90db
		Diffuseur lumineux
		Déverrouillage porte sous CA
		Ventouse

Travaux de rénovation énergétique et de réorganisation de bâtiments administratifs de la Préfecture de l'Orne
39 rue Saint-Blaise - 61018 Alençon

MAÎTRE D'OUVRAGE: Préfecture de l'Orne
39 rue Saint Blaise
61 000 Alençon

MAÎTRE D'ŒUVRE: BASALT Architecture
70 rue de la gare
95120 - ERMONT
Tél : 01 30 10 59 58

BUREAU D'ÉTUDE TECHNIQUE: ID+ INGENIERIE
81, Rue des Canadiens
76 420 BIHOREL
Tél : 02 35 12 44 30
Fax : 02 35 12 44 39

INTITULÉ: Plan ELECTRICITE Bâtiment C

N° de plan: EL_C_A

Date: 17 Septembre 2021 N° d'affaire: 21-033 Phase: DCE Échelle: 1/50

MODIFICATIONS		
indice	date	objet de la mise à jour
0	02/09/2021	Première émission
A	17/09/2021	Mise à jour alimentation évier "espace convivialité"